


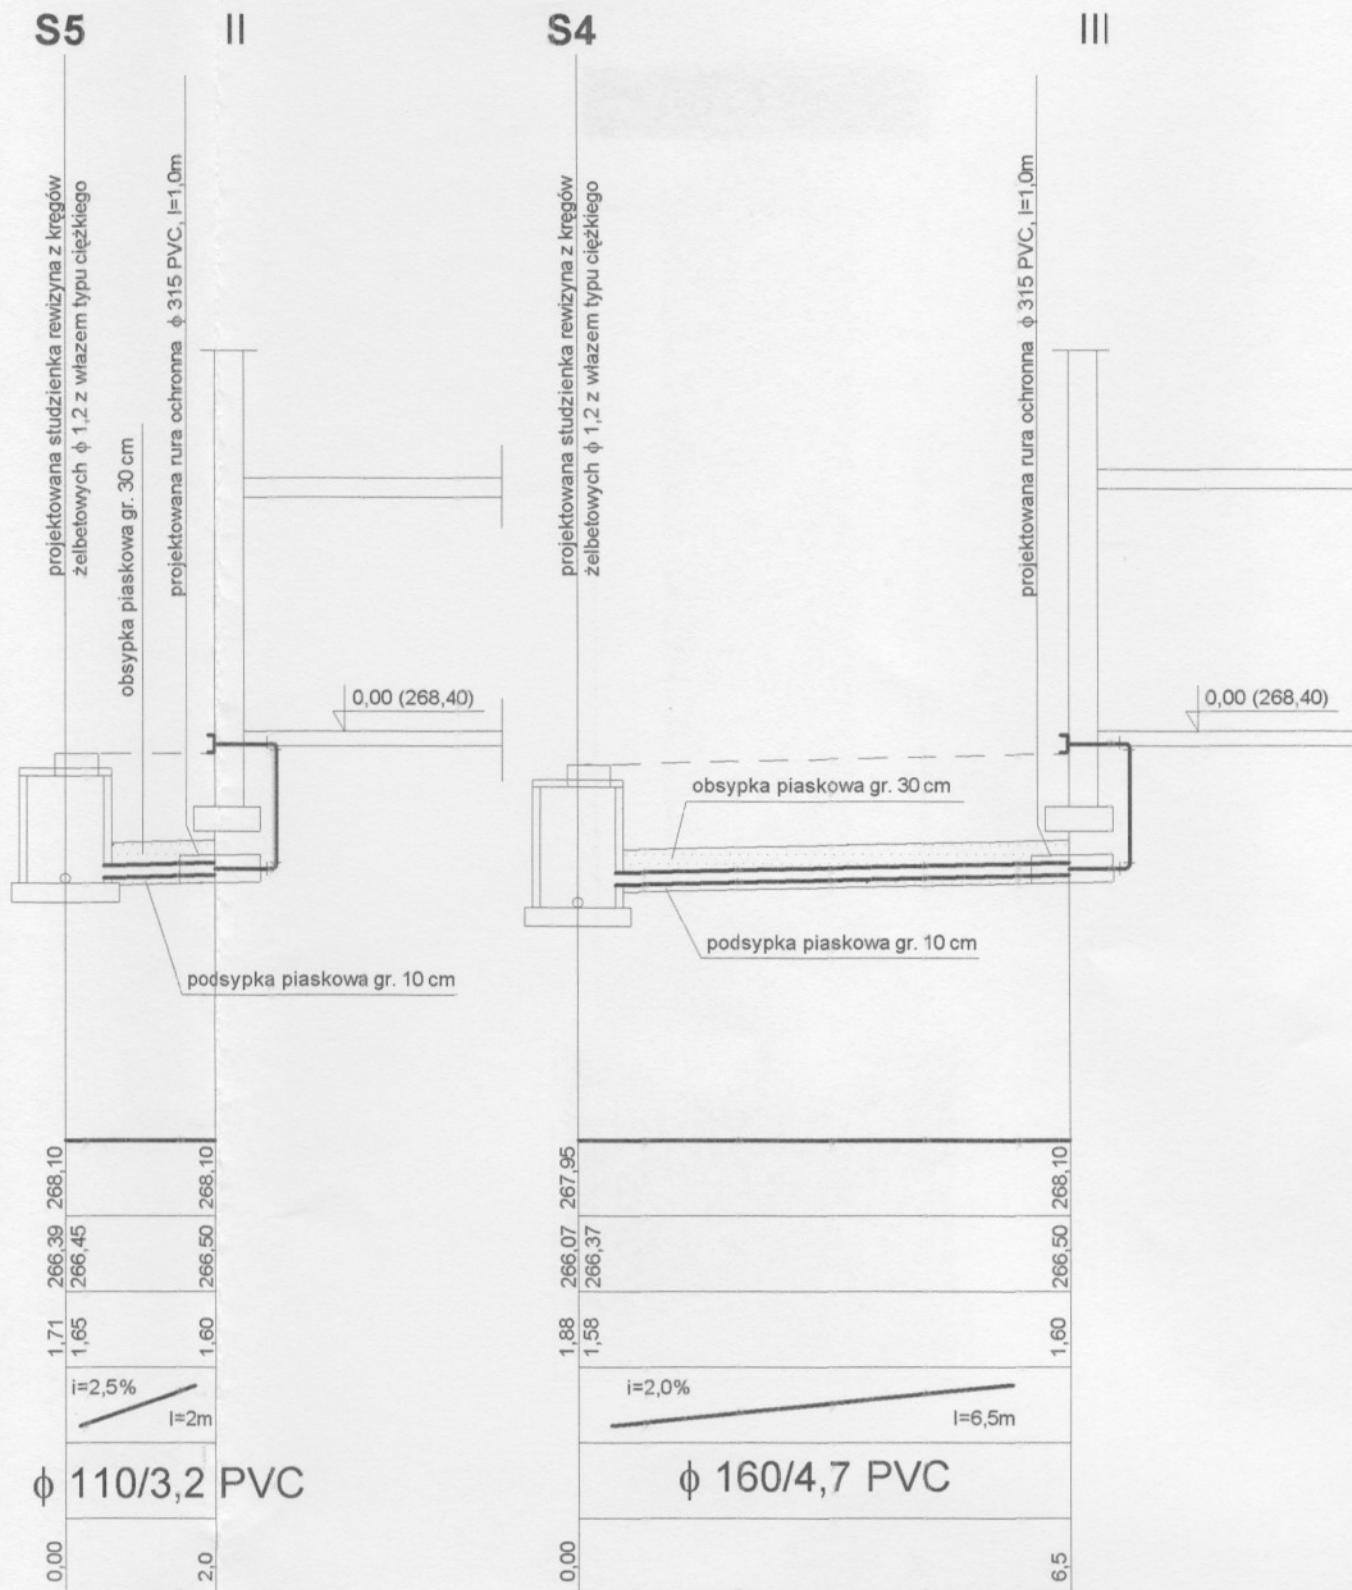

grafit prace projektowe Ryszard Sidorowicz 42-200 Częstochowa ul. Armii Krajowej 1/3 p.314 tel. 034 361 50 25	Temat: Projekt budowlany. Budowa przychodni lekarskiej Kamienica Polska ul. M. Konopnickiej 370 Budowa przyłączy i instalacji wod-kan Nazwa rysunku: Profil przyłącza ks	Projektant: mgr inż. Ireneusz Błasiak upr. nr UAH-VIII-8386/100990 Sprawdzający: mgr inż. Bolesław Szabelski upr. nr UAH-VIII-8386/101990 Opracowanie: Joanna Sidorowicz mgr inż. Agnieszka Szyja	Rysunek nr. 5 ViaCAD, lic. nr F 204-0525-3769 Skala: 1:100 Data: 05. 2006.
--	--	--	--

55

projektowana studzienka rewizyjna z kręgów
żelbetowych $\phi 1,0$

0,00 (268,40)

podsyпка piaskowa gr. 10 cm

 $i=1,5\%$ $l=21,0\text{m}$

1=2,0%

 $l = 5,5 \text{ m}$

φ 160/4,7 PVC

ϕ 160/4,7 PVC

100,5

106,0

1,71	266,39	268,10
------	--------	--------

1,60	266,50	268,10
------	--------	--------

0,00

1.71 266.39 268.10


S2

projektowana studzienka rewizyna z kręgów
żelbetowych ϕ 1,0

S3

projektowana studzienka rewizyna z kręgów
żelbetowych ϕ 1,0

projektowane przyłącze wodociągowe

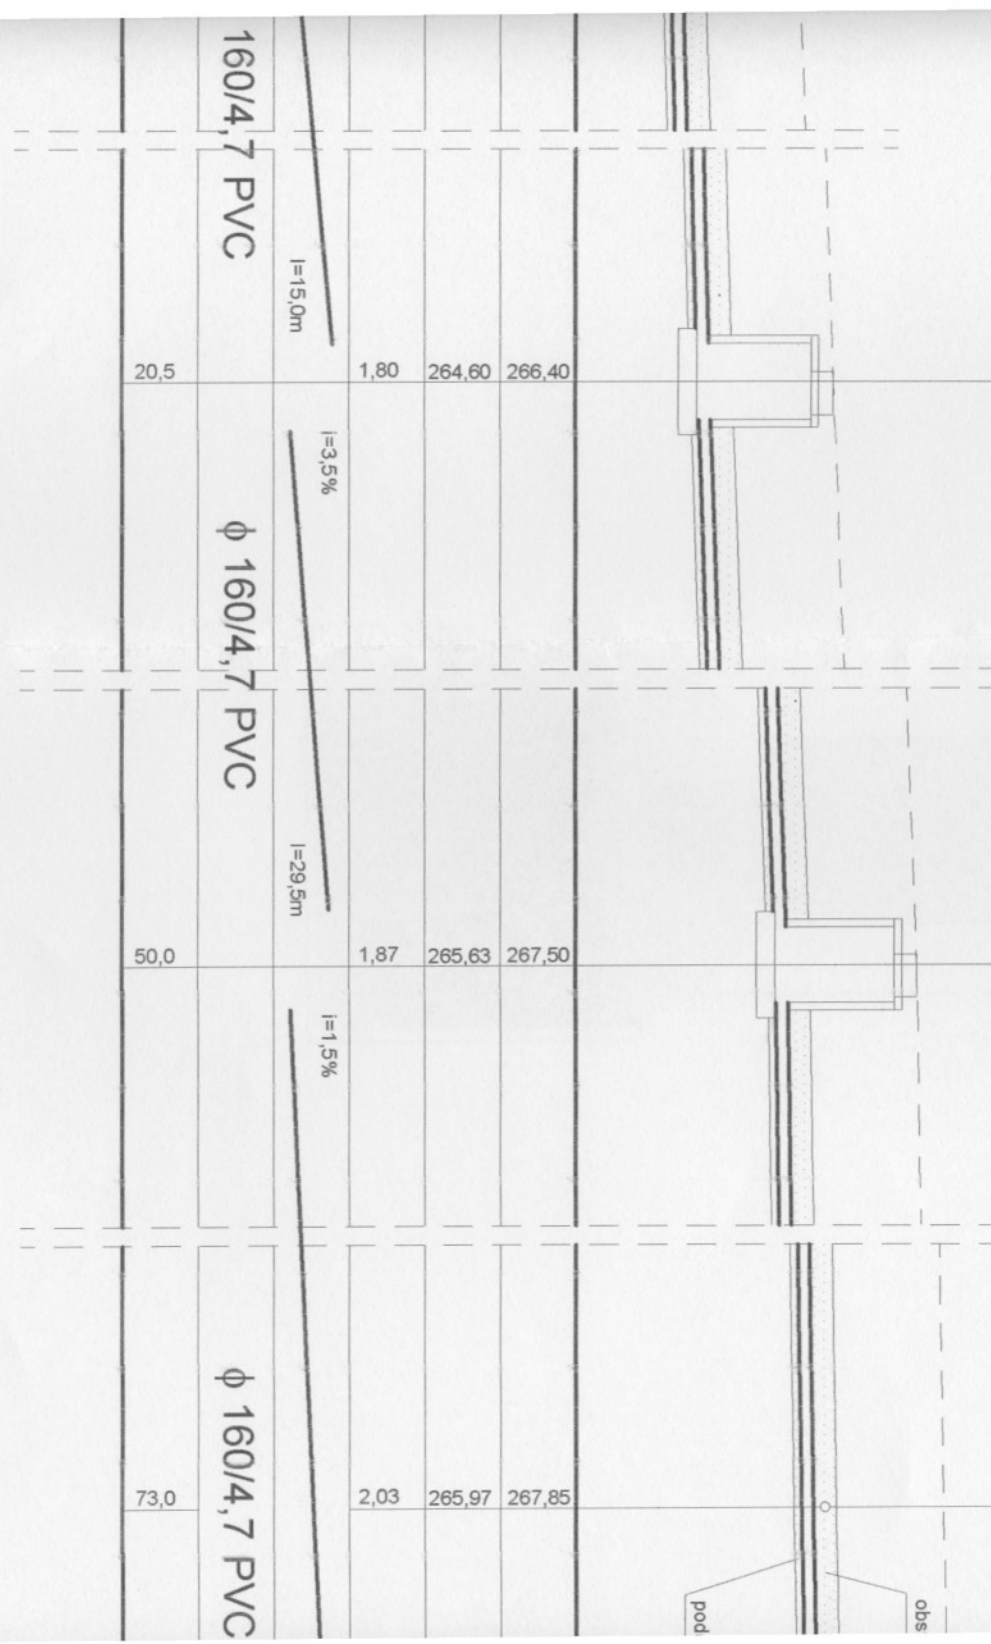


S0

 
S1

istn. studzienka rewizyjna ϕ 315 PVC
proj. studzienka rewizyjna z kręgów żelbetowych ϕ 1,0

projektowana studzienka rewizyjna z kręgów
żelbetowych ϕ 1,0

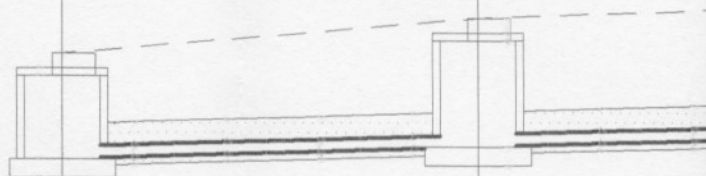

p.p. 263,00 m n.p.m.

Rzędna terenu	265,44	265,90
Rzędna dna kanału	264,06	264,20
Głębokość	1,39	1,70
Spadek i długość	$i=2,7\%$  $l=5,5m$	
Materiał i średnica	ϕ 160/4,7 PVC	
Odległości	0,00	5,5

 ϕ 160