

AM Studio

Ul. Odrodzenia 14
42-221 Częstochowa
☎ 134/ 366 70 96,
☎ 602 436 129




Załącznik Nr. 5 do decyzji
z dnia 19.10.07 - 1438
podpis

STAROSTWO POWIATOWE
CZĘSTOCHOWIE

BIURO PROJEKTOWE ELEKTRON

| | | | |
|--------------|------------------------------|--------|-------------|
| Projektant | Jerzy Janiszewski | Podpis | |
| Uprawnienia | UAN-VIII/8631/108/86 | Data | 10.06.2006 |
| Sprawdz. | | Podpis | |
| Skala 1:1000 | Obiekt: Przychodnia Lekarska | | Rys. Nr. 1. |
| | Temat: przyłącze kablowe | | |

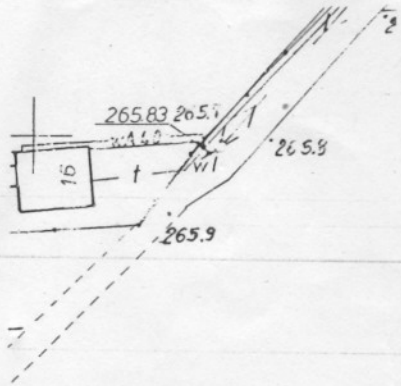

MAPA DO CELÓW PROJEKTOWYCH

woj. śląskie, powiat częstochowski
 gmina: Kamienica Polska
 obręb: Kamienica Polska, km 3
 działka nr: 357/1, 357/2
 ul Konopnickiej 370
 Mapa zasadnicza: 521.222.122

GEODETA UPRAWNIONY

mgr inż. Mateusz Kaleta
 nr uprawnień 18566

Skala 1 : 1000

mgr inż. Mateusz Kaleta


Nr uprawnień 18566
 ul. Głuchowska 12

42-221 17 20 00 00, tel. 71 321 20 00 52

materialach PZUDP brak
 informacji o projektowanych
 przebiegach uzbrojenia terenu

10 LUT. 2006

651

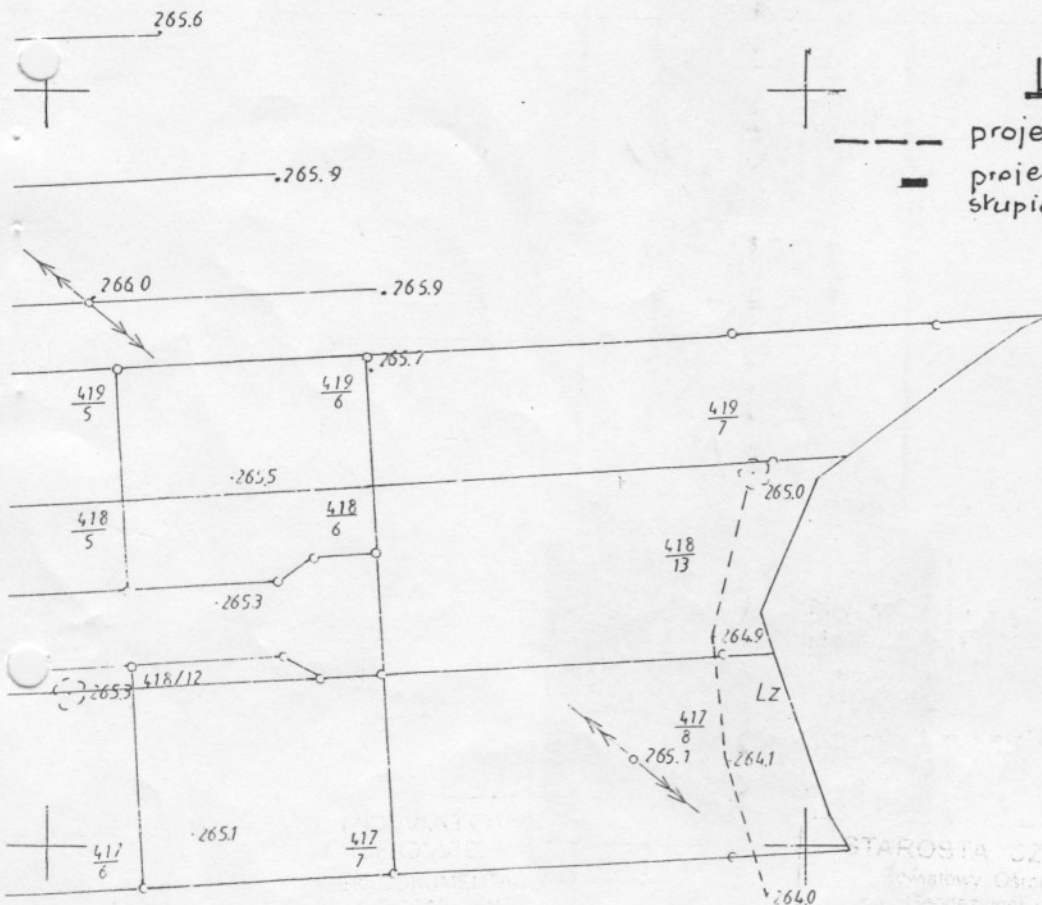

Legenda

- projektowany kabel W LZ
- projektowane złącze kablowe przy skupie linii nisk.napięcia

projektant:

Jerzy Janiszewski

upraw. do projektowania, nadzoru
 i kierow. robot. elektrycznymi
 Upraw. bud. Nr UAN-VIII/8361/108/86
 wyd. przez Urząd Wojewódz. w Cz-wie

2006-UZ-27

STAROSTA CZĘSTOCHOWSKI
 Biuro Ośrodka Dokumentacji
 Geodezyjnej i Kartograficznej

W oszacowaniu kosztów
 wykonania robót przewidziano
 Dokumenty i materiały
 z zasobu technicznego w dniu
 12.02.2006
 i załącznik opiewano pod nr.
 Należy pamiętać, iż służyć do celów projektowych
 projektowane projekty podlegają wymaganiom
 pozwalającym na wydawę poleceń i wytyceń
 inwestycyjnych, wykonawcze przez jednostki
 upoważnione przez właściwe organy plan. gospod. krajowych

2006-UZ-27
 Częstochowa, 12.02.2006